


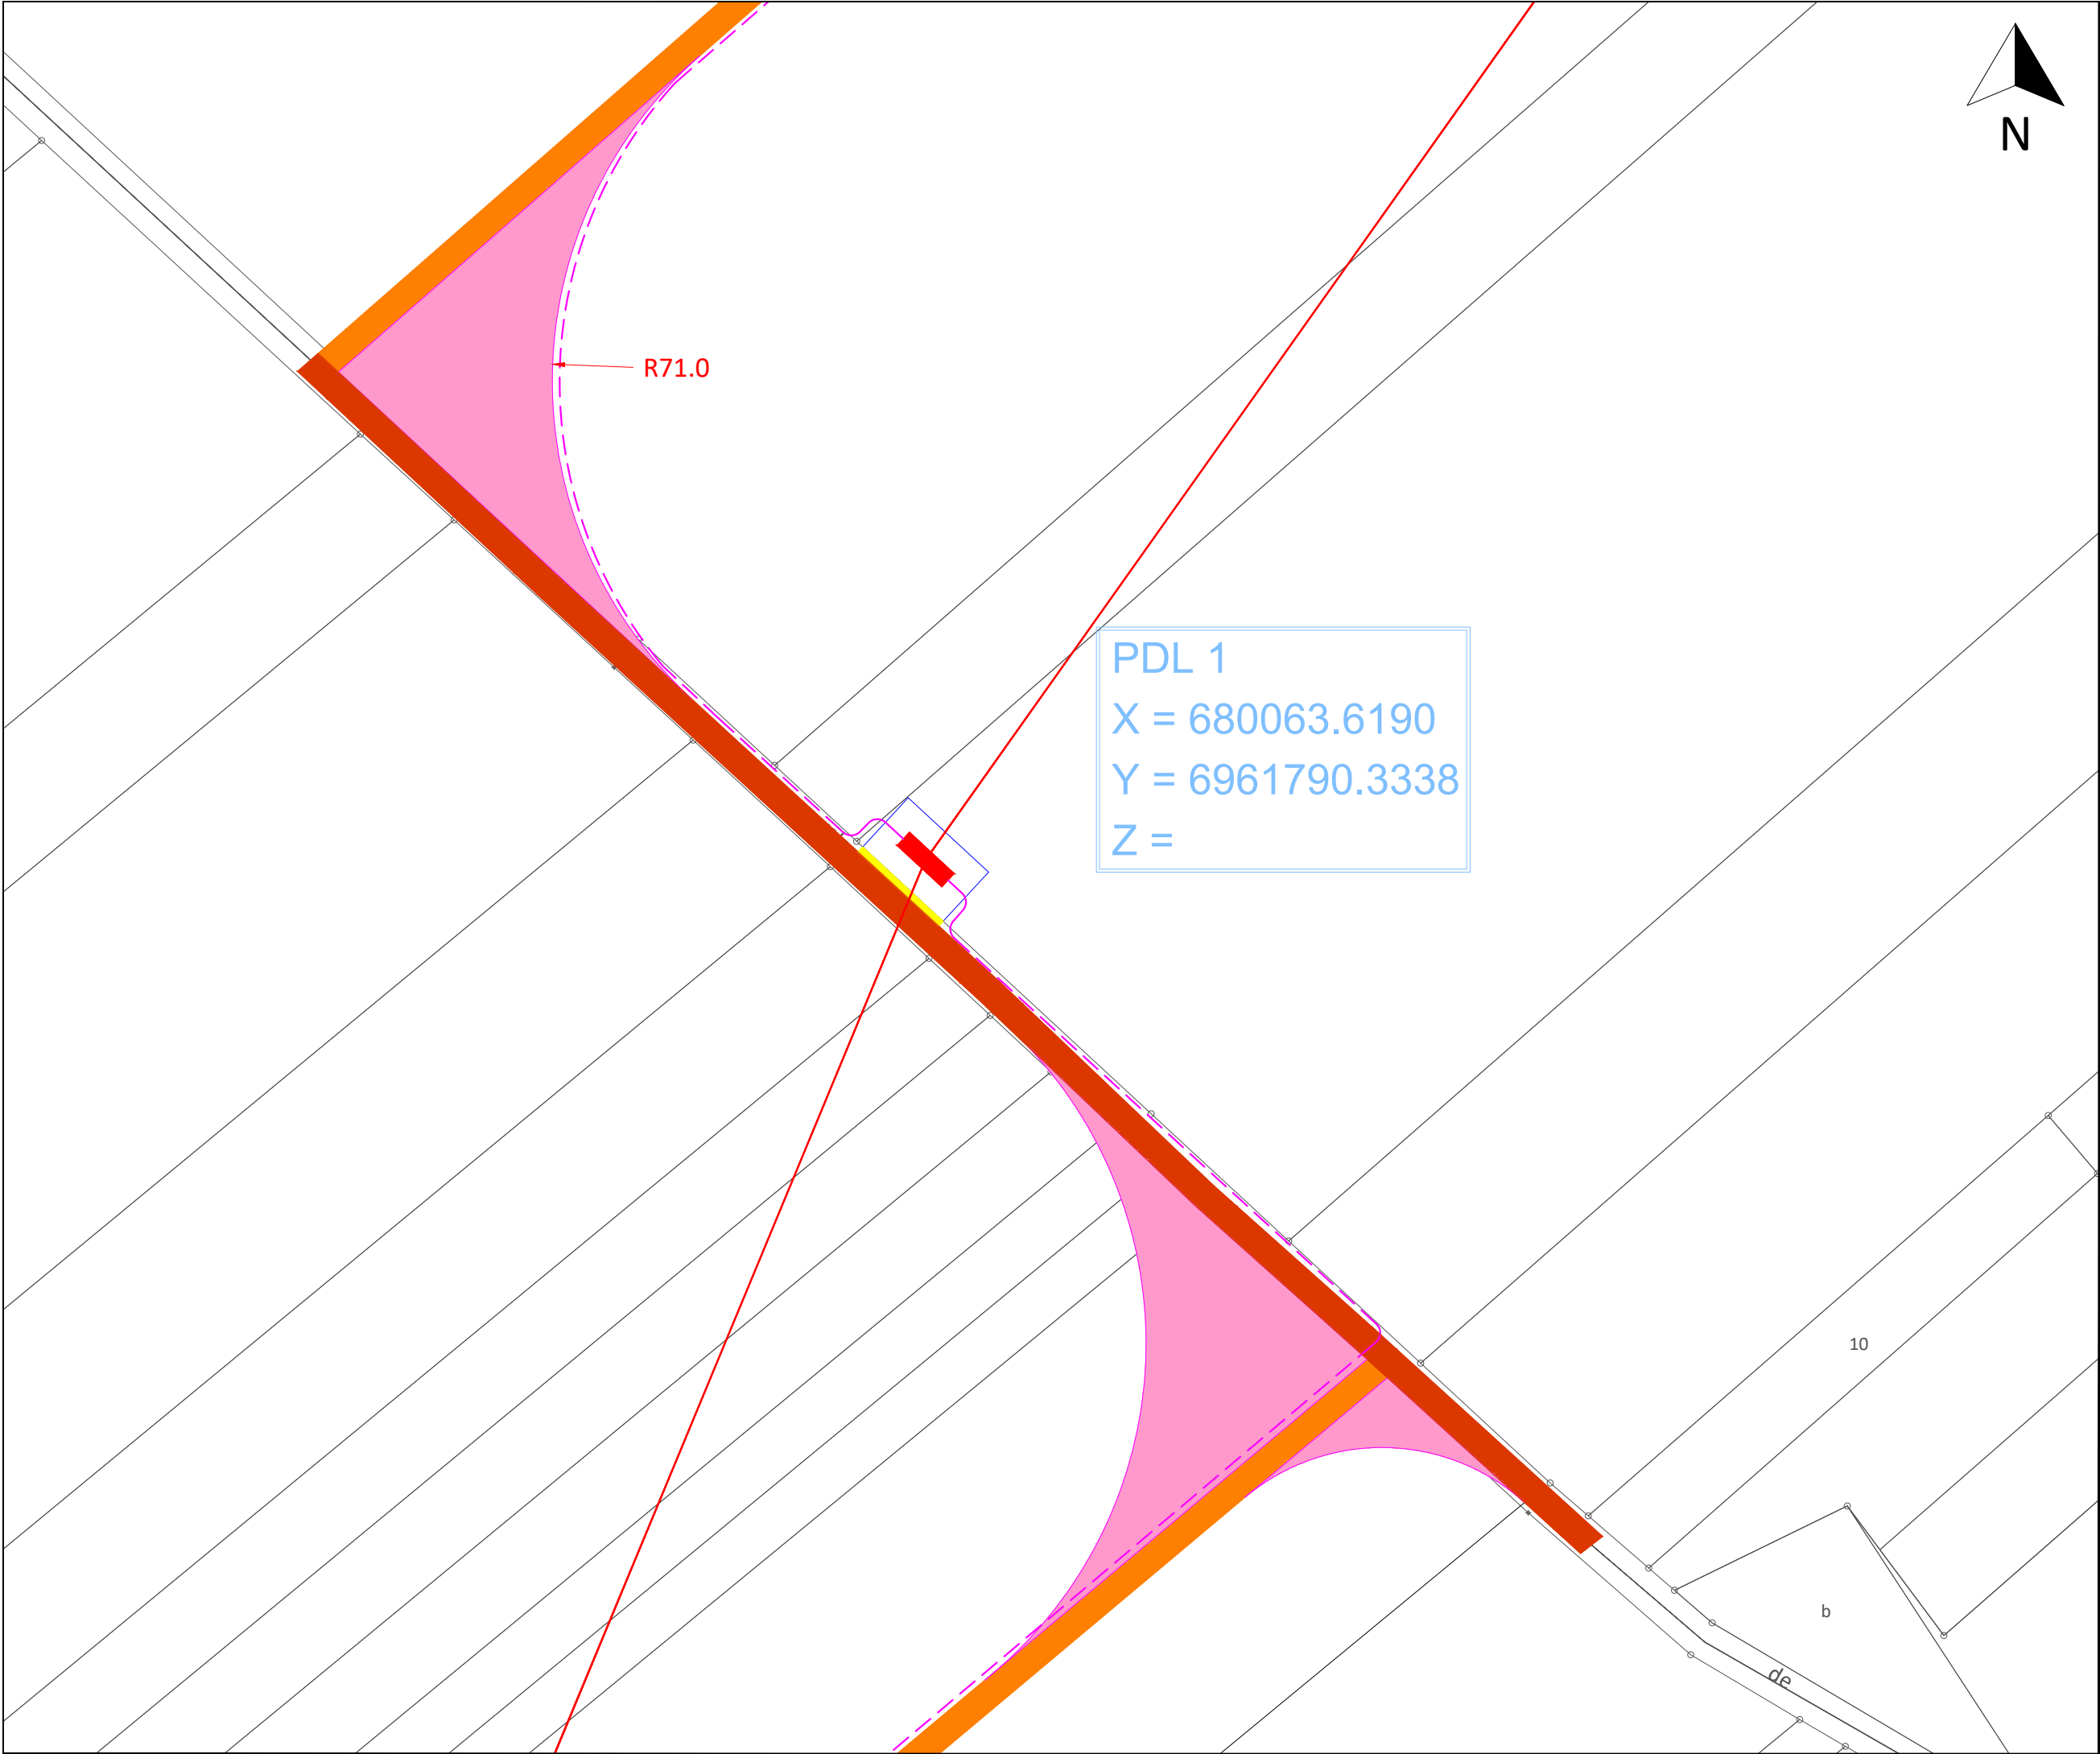

LEGENDE

PROJET

Chemin à créer

Chemin à créer provisoire

Chemin existant

Rayon de braquage

Aire de retournement obligatoire

Plateforme et fondation

Stockage de pale

Eolienne

Surplomb

CODE PROJET

800122

valeco

PRODUCTEUR D'ÉNERGIES
RENOUVELABLES

CLIENT

PARVILLERS-LE-QUESNOY

PROJET

PARVILLERS-LE-QUESNOY (80)

TITRE

PLAN DE MASSE - PDL 1

ECHELLE

1: 1000

FEUILLE

01 OF 01

00

00

DATE

14/08/2024

DIN A3