


Annexe 7A : plan sécurité

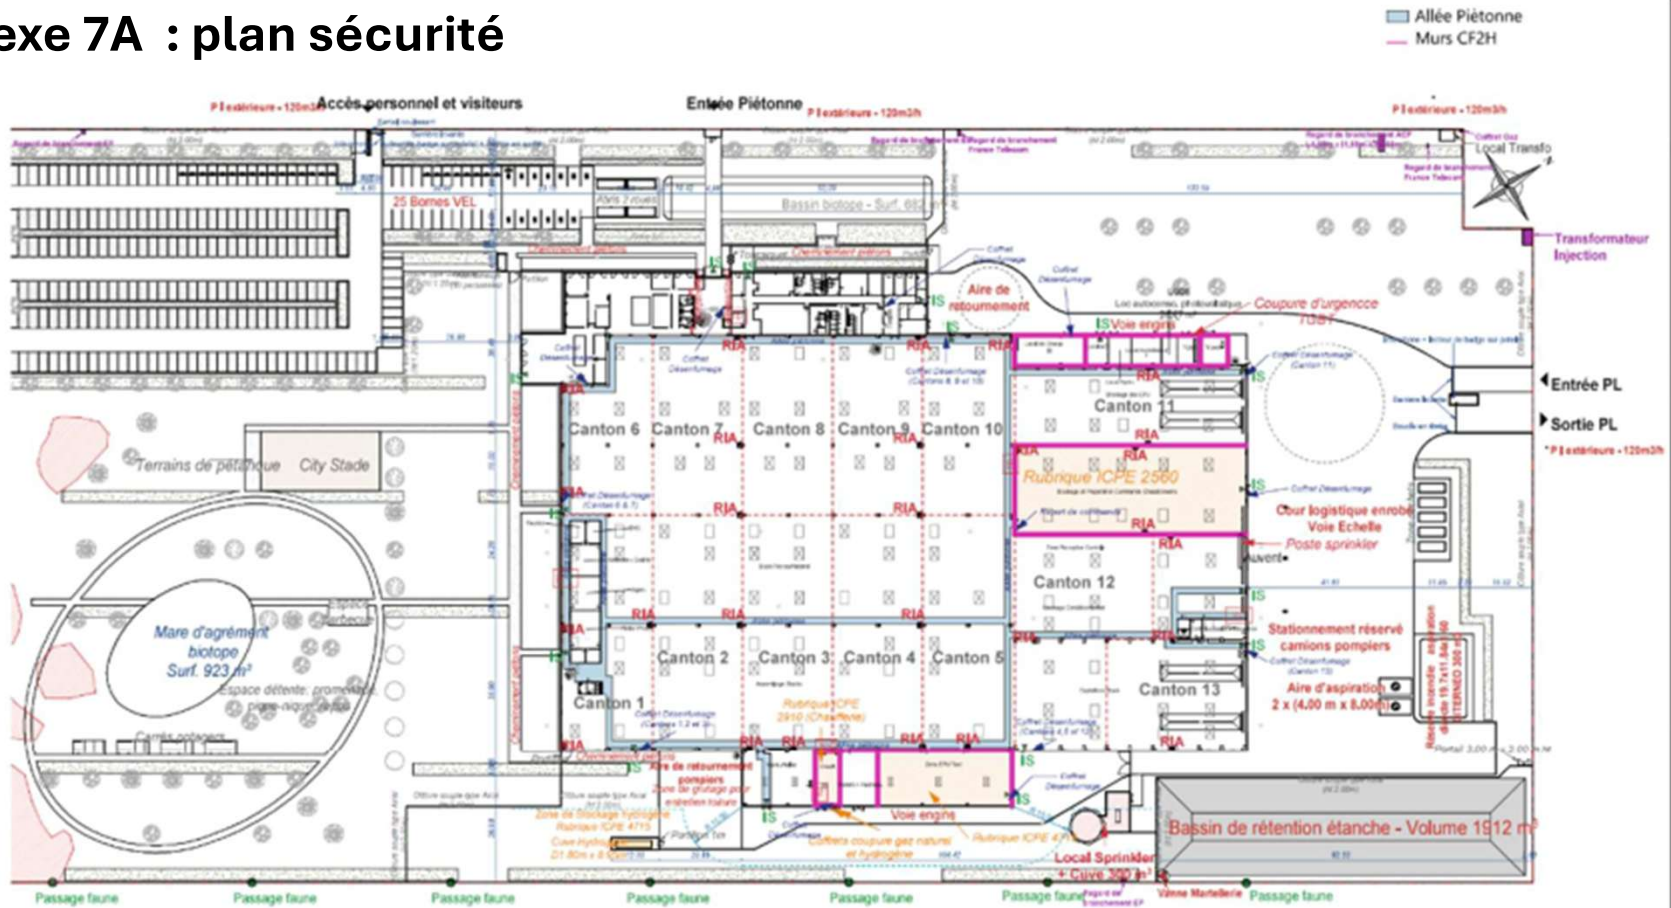


PCM A05 PLAN SECURITE

21-045	McPhy	22/11/2023	  
PC MODIFICATIF	Avenue de la grande piste 90150 Fontaine / Fousseماغنه	Echelle 1 : 1000	

Annexe 7A : plan sécurité


Révision 2_05/02/26 : précision position des 4 poteaux incendie

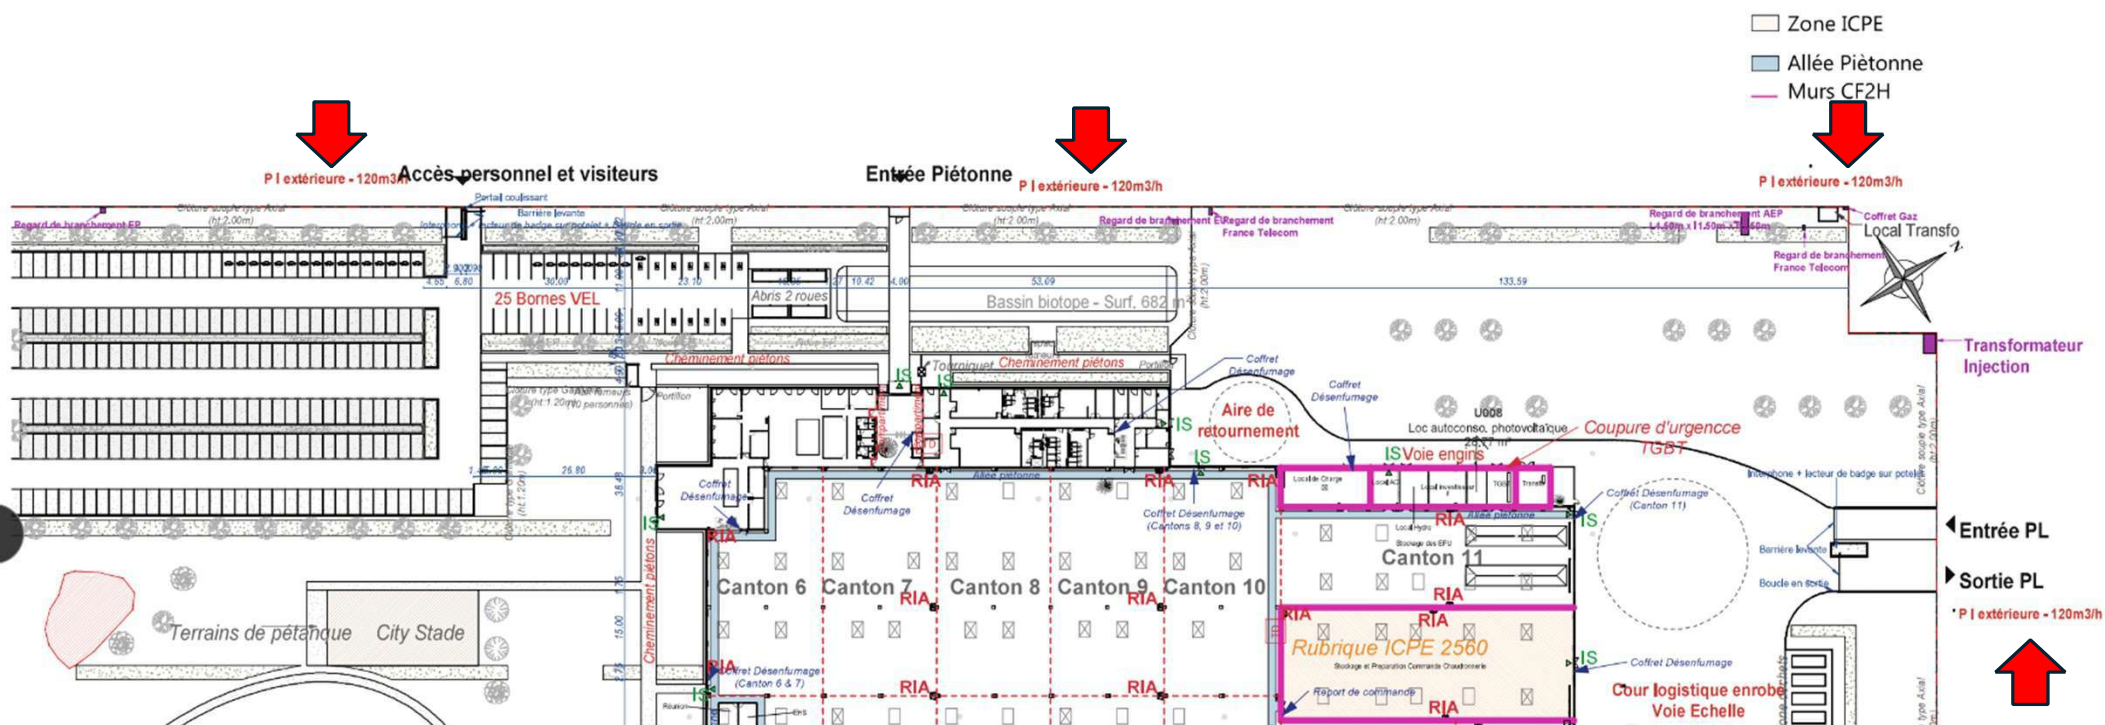

Les 4 poteaux incendie se trouvent en dehors des zones de danger des flux thermiques et de surpression


Annexe 7A : plan sécurité

Révision 2_05/02/26 : précision position réserve incendie

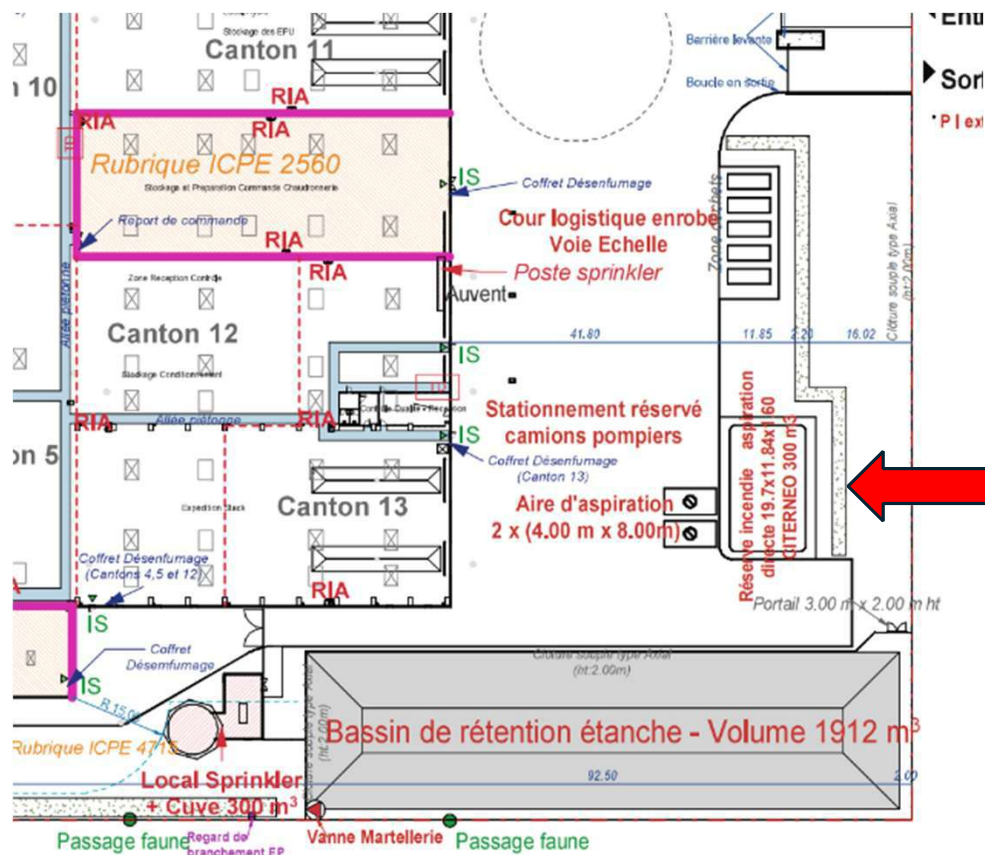

La réserve incendie se trouve en dehors des zones de danger des flux thermiques et de surpression

Révision 2_05/02/26 : réseau Sprinkler

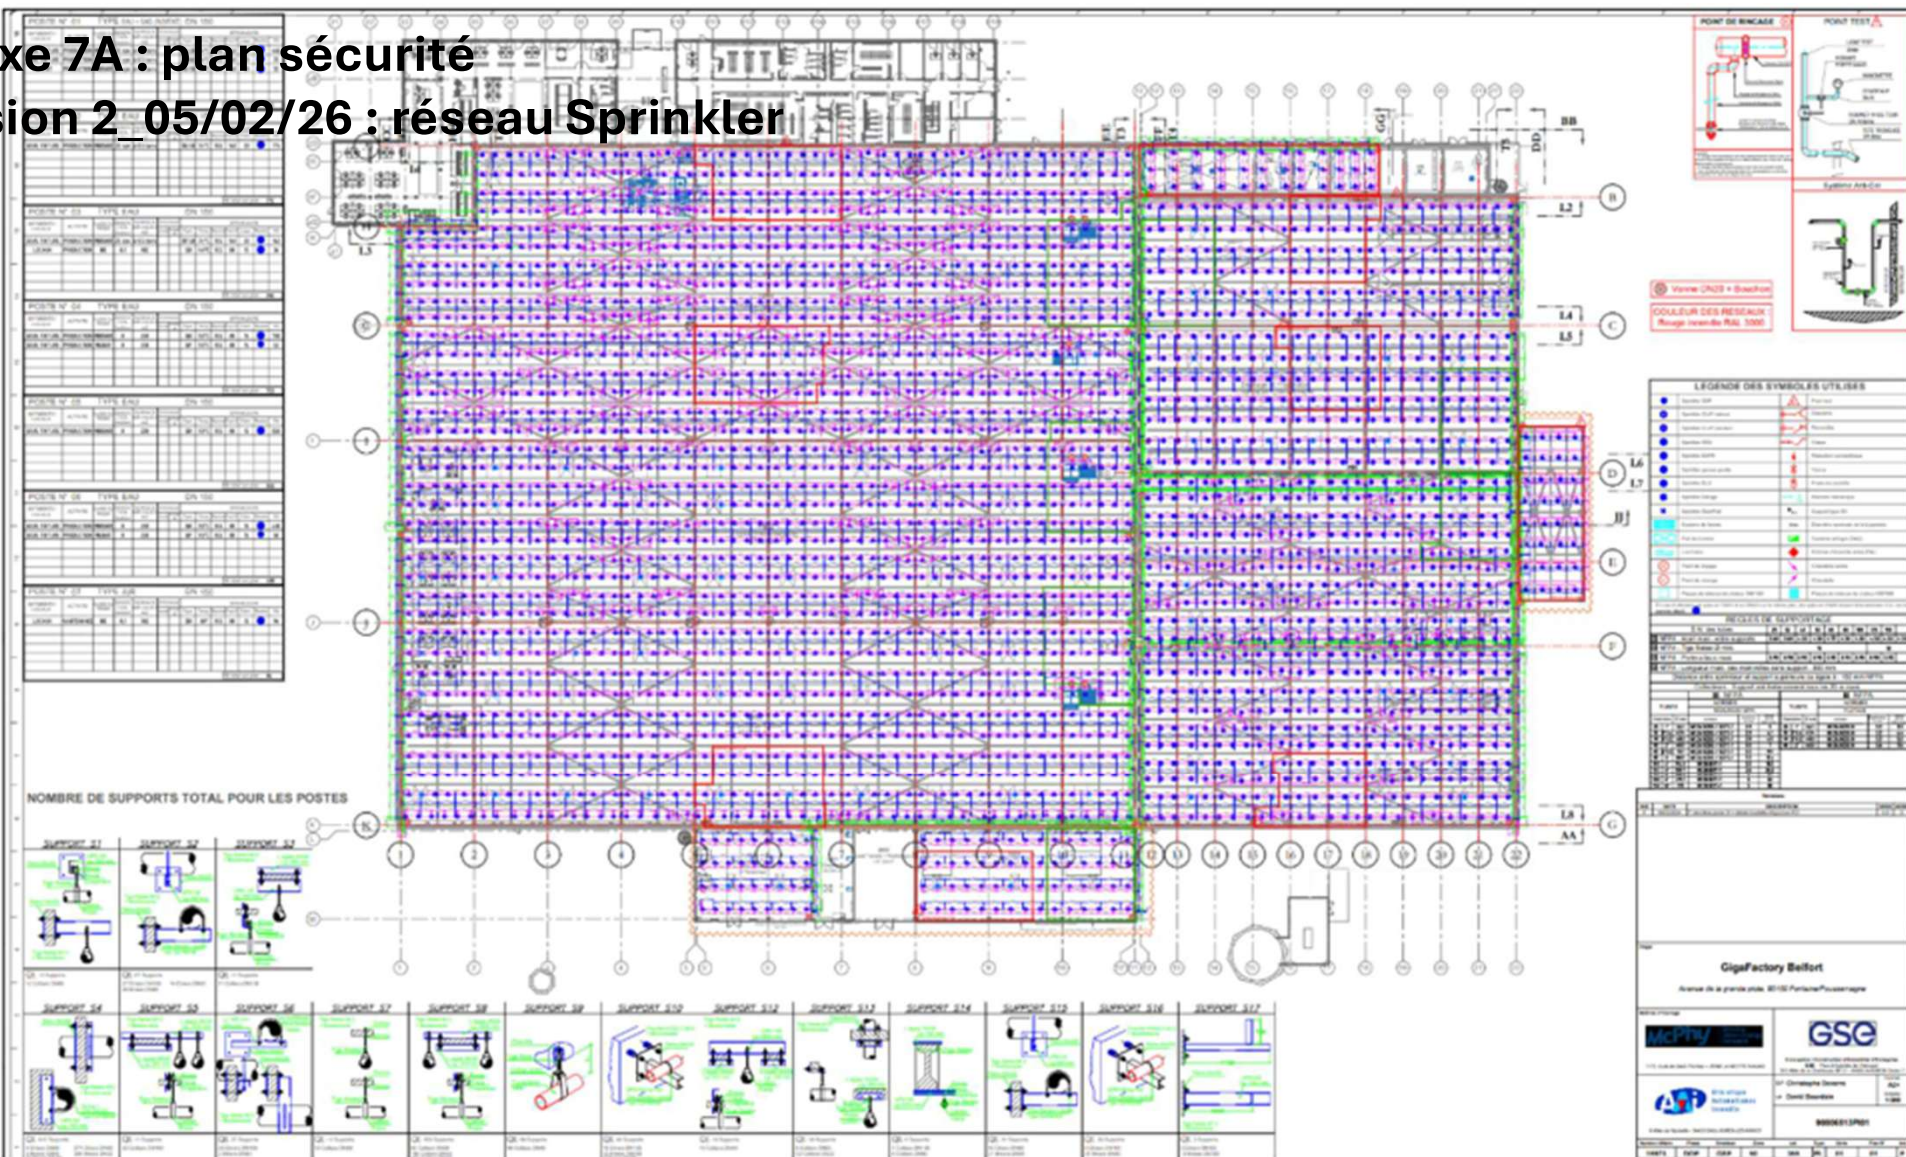


Révision 2_05/02/26 : plan fonctionnement SSI (Syst sécurité Incendie)



Annexe 7A : plan sécurité


Révision 2_05/02/26 : plan fonctionnement SSI (Syst sécurité Incendie)_zoom

détecteur de fumée secteurs chaufferie, local redresseur, zone de test + Module de reprise

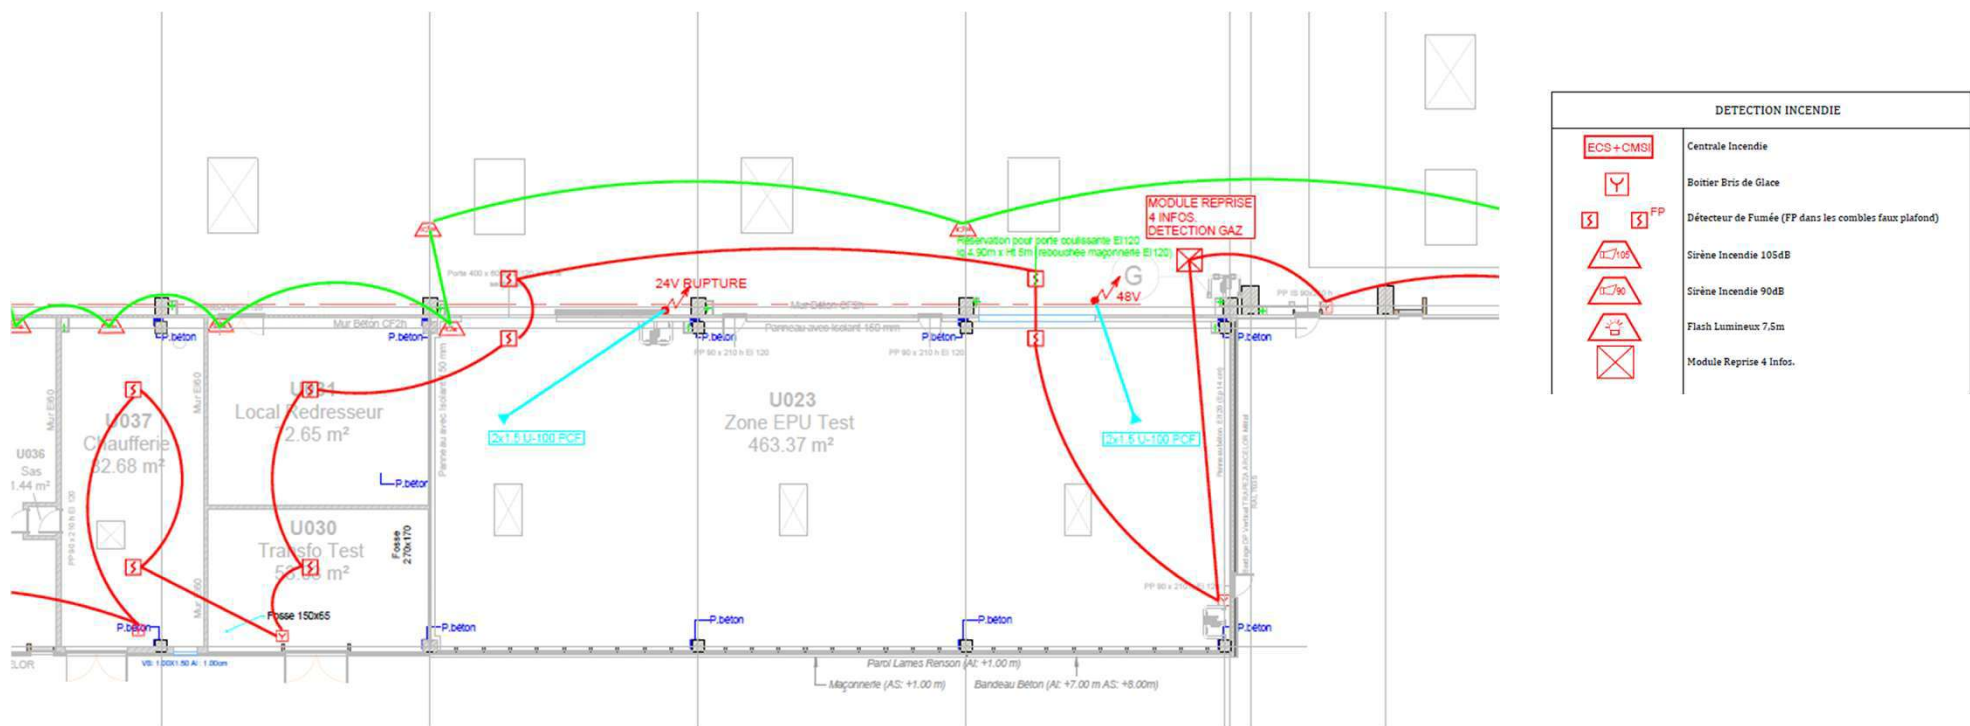

Annexe 7A : plan sécurité

Révision 2_05/02/26 : Architecture SSI (Syst sécurité Incendie) + détection H2

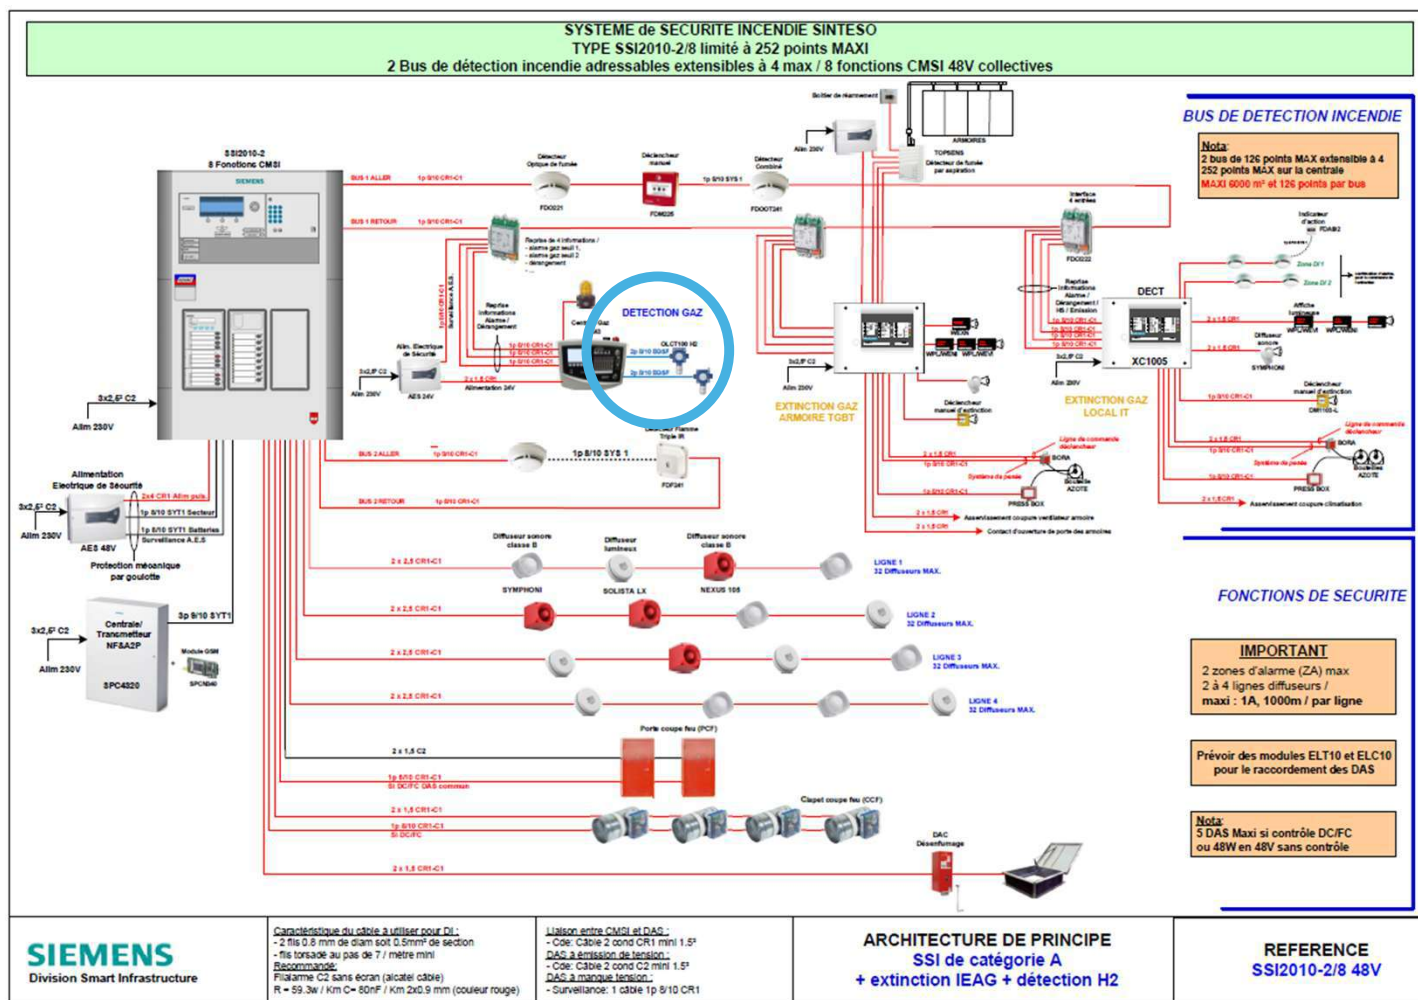

Annexe 7A : plan sécurité

**Révision 2_05/02/26 : Capteur H2 dans zone de test, activités R&D
confidentielles**


Confidentiel



Capteur hydrogene

Annexe 7A : plan sécurité

Révision 2_05/02/26 : extinction salle serveur

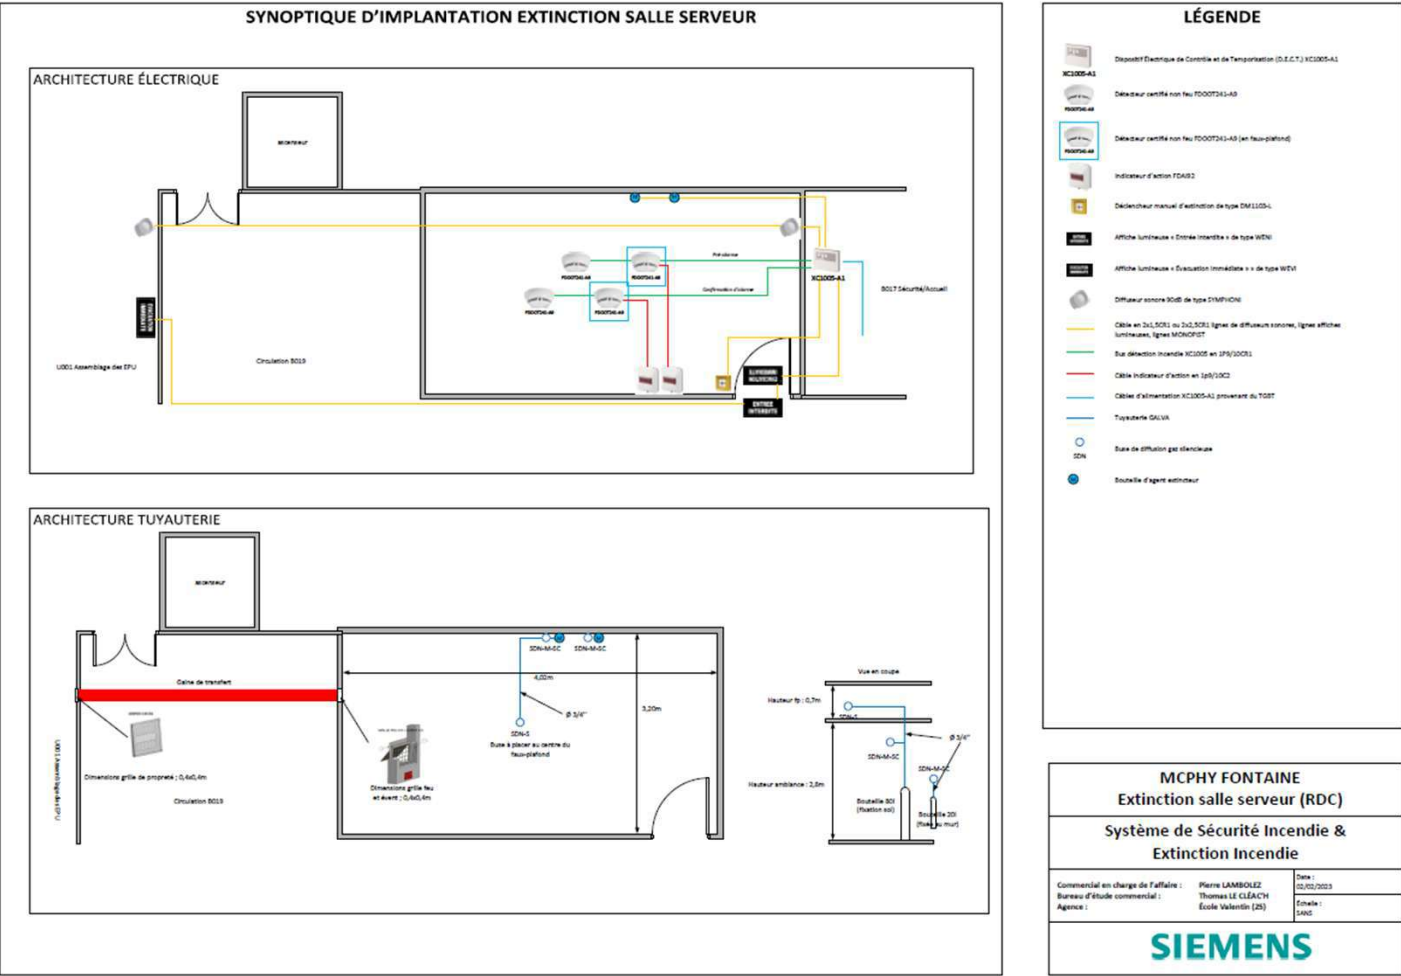

Annexe 7A : plan sécurité

Révision 2_05/02/26 : extinction TGBT

