


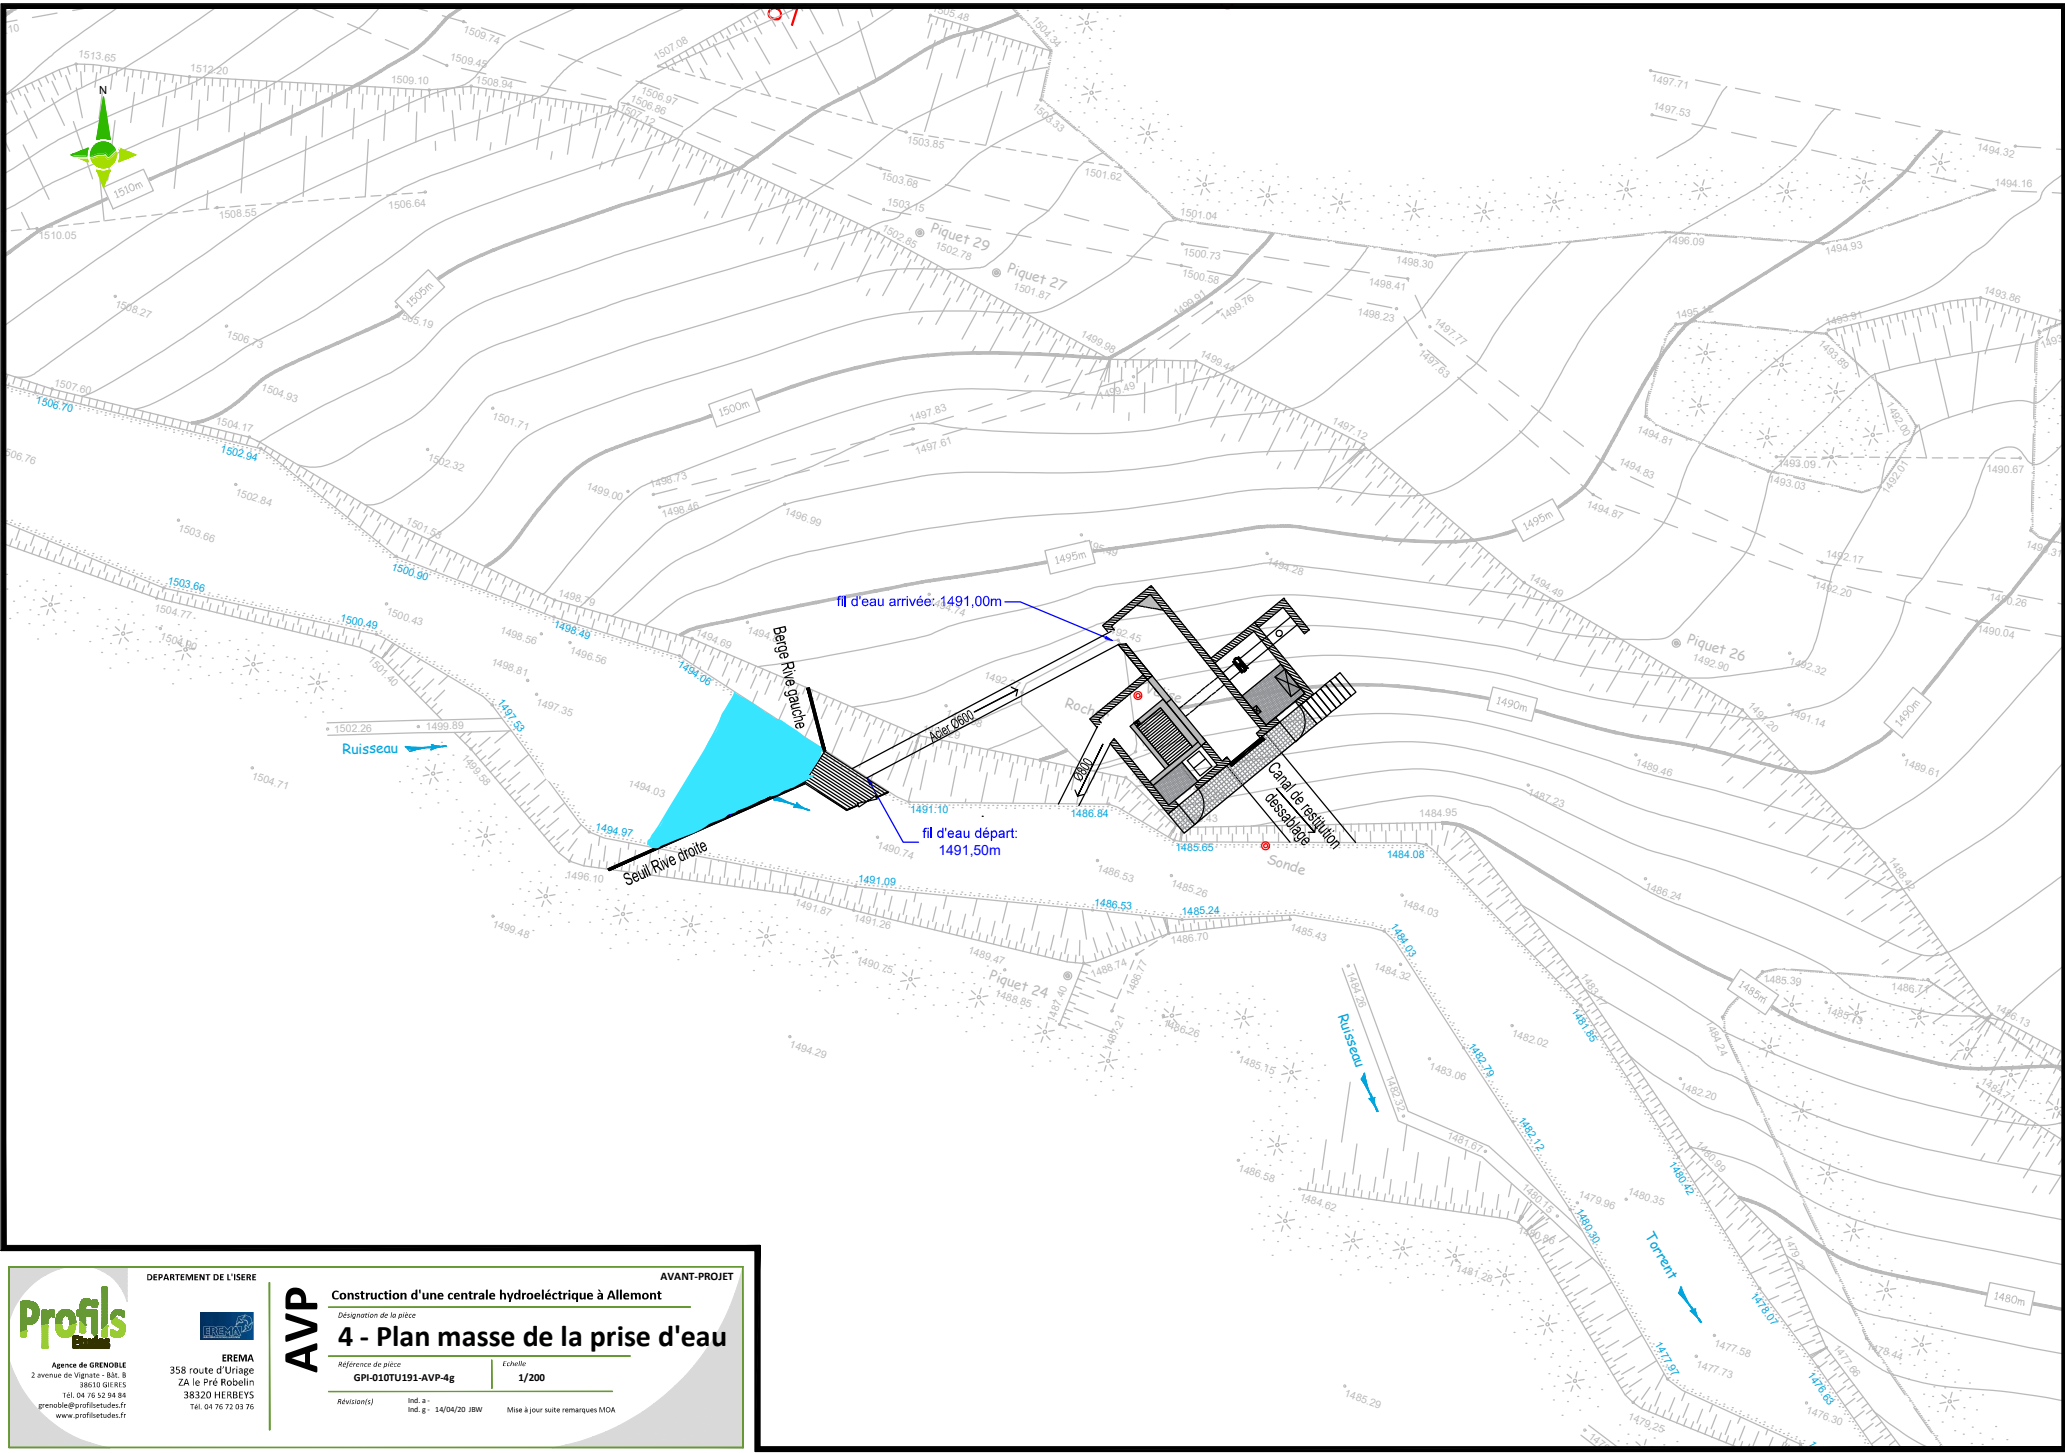

DEPARTEMENT DE L'ISERE

Profils

Agence de GRENOBLE
2 avenue de Vignate - Bât. B
38010 GRENOBLE
Tél. 04 76 32 08 84
grenoble@profilstudios.fr
www.profilstudios.fr

EREMA
358 route d'Unige
ZA le Fré Robelin
38320 HERBEYS
Tél. 04 76 72 03 76

AVP

AVANT-PROJET

Construction d'une centrale hydroélectrique à Allemont

Designation de la prise

4 - Plan masse de la prise d'eau

Reference de pièce
GPI-010TU191-AVP-4g

Echelle
1/200

Revision(s)	Ind. a- 14/04/20 JBW	Mise à jour suite remarques MOA
-------------	----------------------	---------------------------------